


1 Planta baixa - Infraestrutura rede de hidrantes  
ESCALA: 1:125

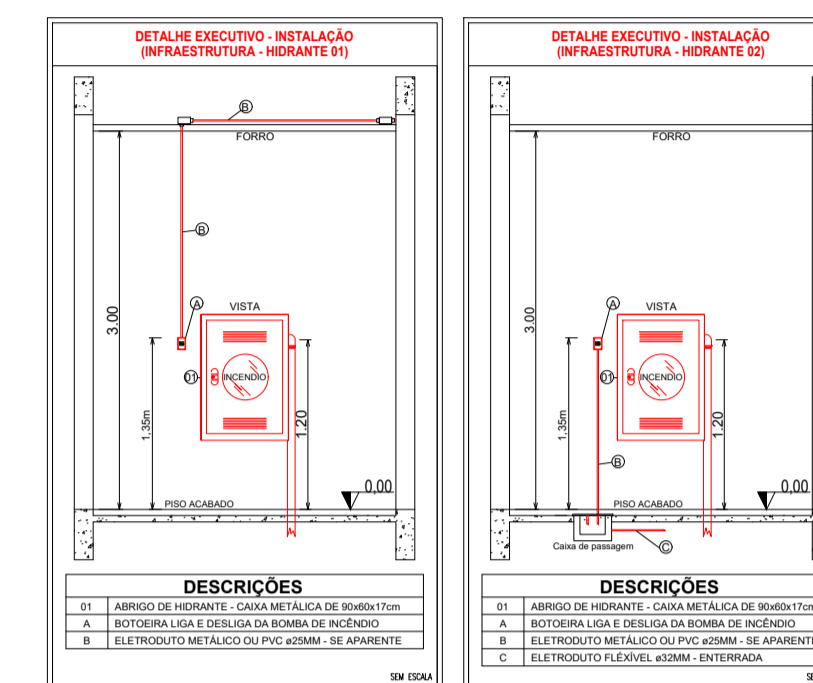

| LEGENDA - Símbolos gráficos para projeto |  | QTD.    |
|--|--|---------|
|  | HIDRANTE SIMPLES   | 02      |
|  | ACIONADOR DE BOMBA DE INCÊNDIO (BOTOEIRA LIGA E DESLIGA)       | 02      |
|  | TUBULAÇÃO DE REDE DE HIDRANTES                                 | 107,00m |
|  | REGISTRO DE RECALQUE COM VÁLVULA DE RETENÇÃO                   | 01      |
|  | BOMBA DE INCÊNDIO 4.0 CV                                       | 02      |
|  | RESERVA TÉCNICA PARA INCÊNDIO 8.000 LITROS                     | 01      |
|  | QUADRO DE COMANDO P/BOMBA DE INCÊNDIO 4.0 CV COM CHAVE REVERSA | 01      |

Espaço reservado para uso do CBM/MT:

---

**PROJETO DE SEGURANÇA CONTRA INCÊNDIO E PÂNICO**

( X ) NOVO ( ) ATUALIZAÇÃO DO PSCP Nº: ( ) SUBSTITUIÇÃO DO PSCP Nº:

**ASSOCIAÇÃO MATO-GROSSENSE DOS MUNICÍPIOS**  
**COORDENAÇÃO DE PROJETOS**  
 SITE: [www.amm.org.br](http://www.amm.org.br)  
 E-MAIL: [centraldeprojetosamm@gmail.com](mailto:centraldeprojetosamm@gmail.com)  
**ADM. NEURILAN FRAGA**

---

**TÍTULO DO DESENHO:**  
 SAÍDAS DE EMERGÊNCIA, EXTINTORES, SINALIZAÇÃO DE EMERGÊNCIA, ILUMINAÇÃO DE EMERGÊNCIA, HIDRANTES E MANGOTINHOS, ALARME DE INCÊNDIO.

**OCUPAÇÃO:**  
 LOCAL DE REUNIÃO DE PÚBLICO, DIVISÃO: F-3, DESCRIÇÃO: CENTRO ESPORTIVO E DE EXIBIÇÃO.

**RAZÃO SOCIAL:**  
 PREFEITURA MUNICIPAL DE CASTANHEIRA

**NOME FANTASIA:**  
 CONSTRUÇÃO DE GINÁSIO POLIESPORTIVO

**CNPJ:**  
 24.772.154/0001-60

**ENDEREÇO:**  
 AV DOS TRABALHADORES, BAIRRO SANTA RITA, S/N, 78345-000, CASTANHEIRA-MT

**RESPONSÁVEL TÉCNICO:**

VIVIAN M. DRUMMOND PINHEIRO TEIXEIRA  
 Eng. Civil/Seg. do Trabalho  
 CREA: 1215067275

---

**DATA DE ENTREGA:**  
 02/09/2021

**ESCALA:**  
 INDICADA

**REVISÃO:**  
 1ª - 00/00/0000

**PRANCHA:**  
**INC 03-C**  
 03